


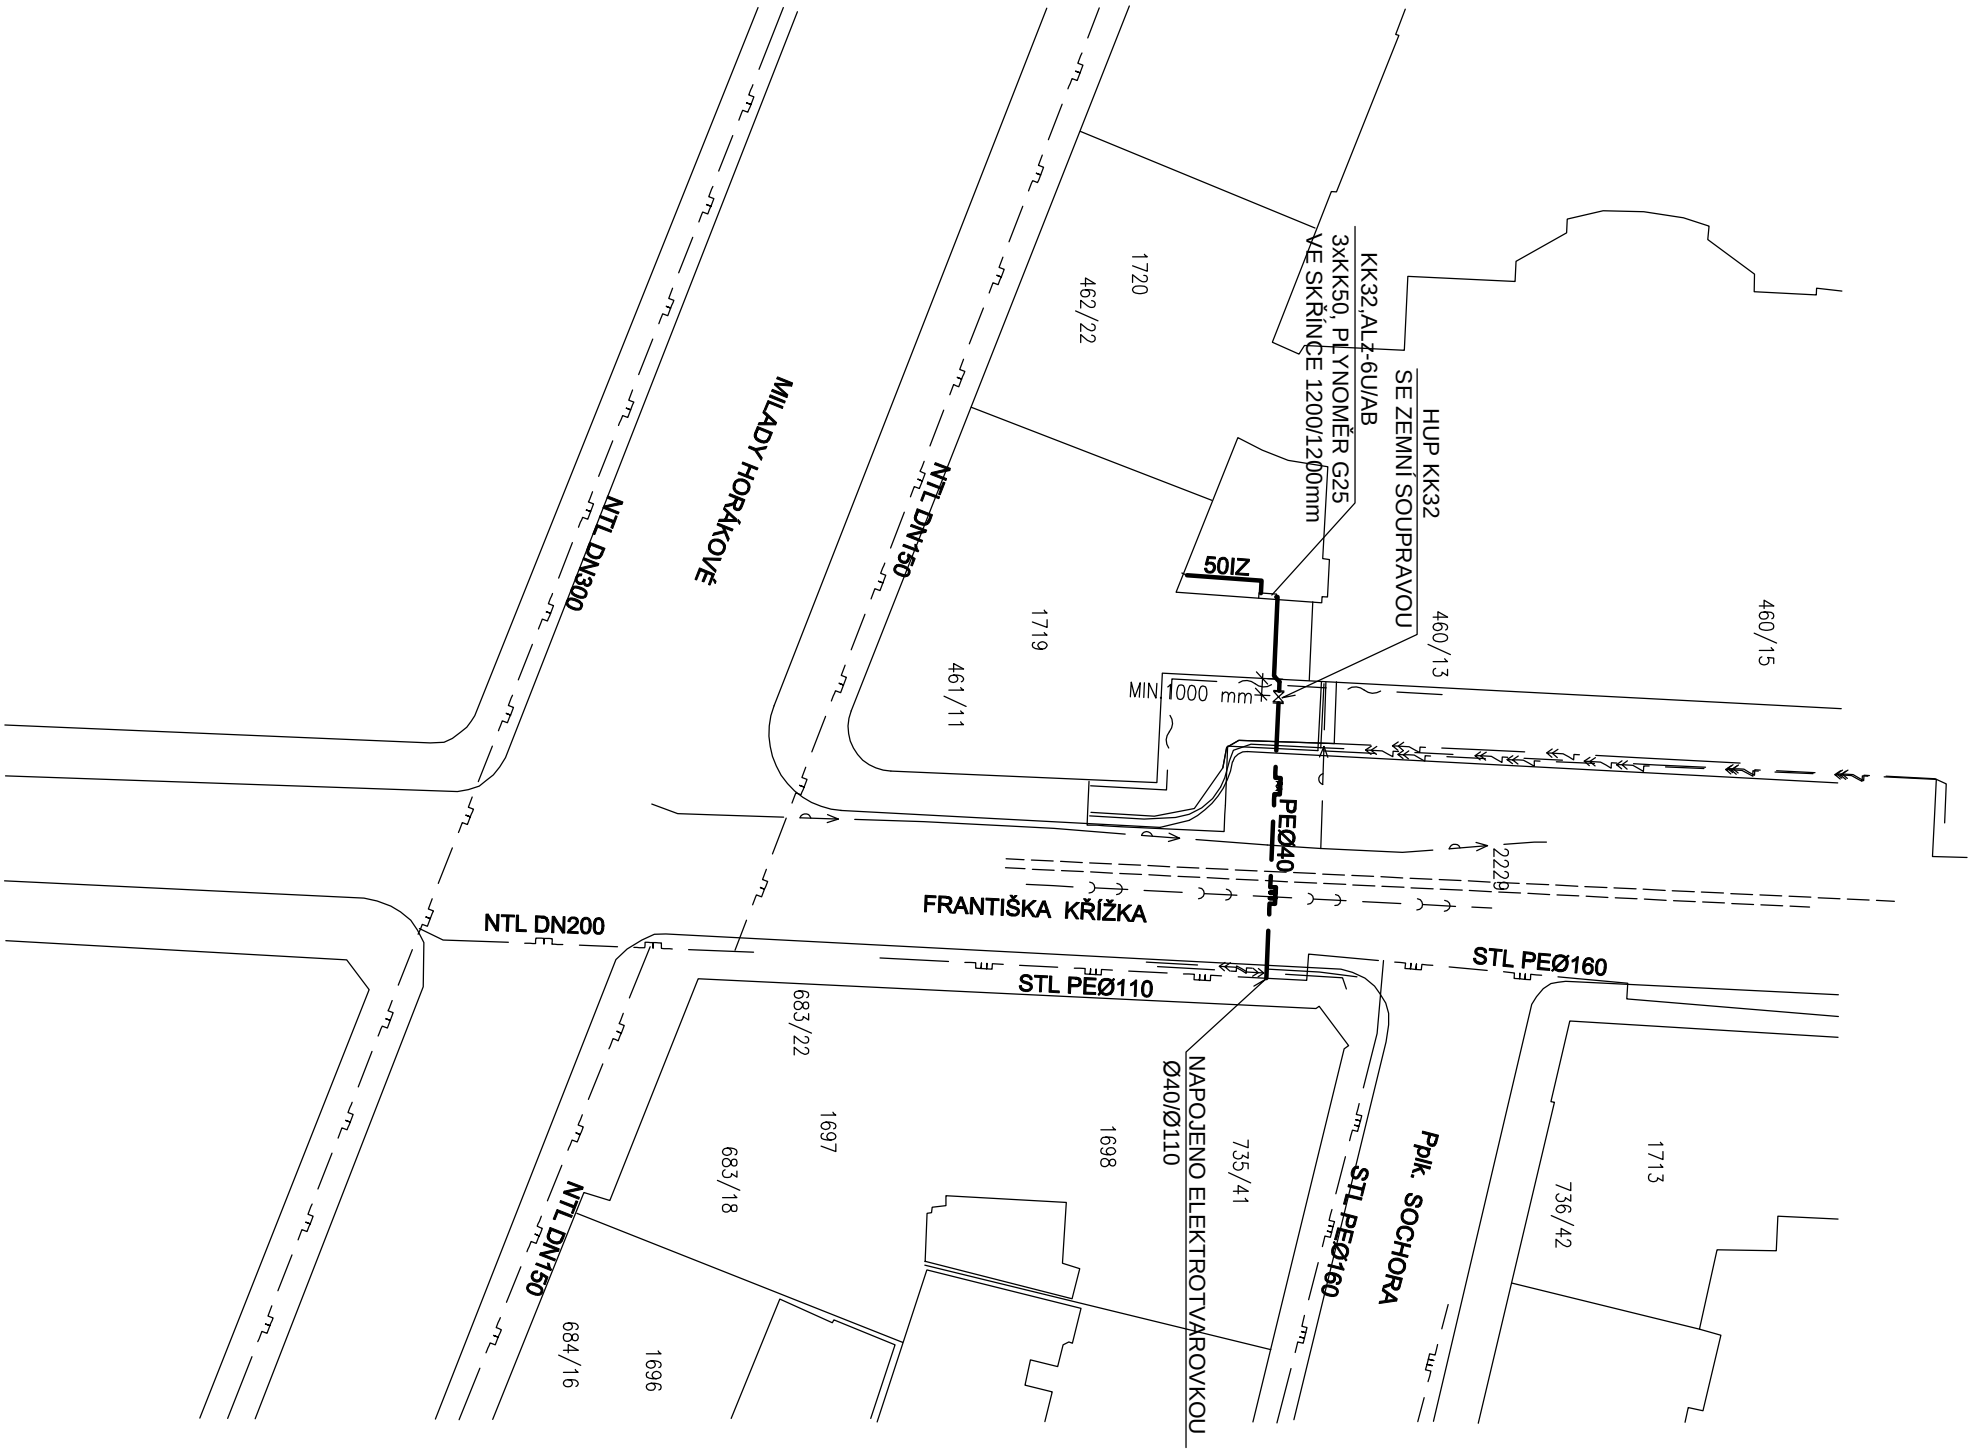

±0,000 = 210,61 BpV

|                         |                                |                                  |         |         |  |
|-------------------------|--------------------------------|----------------------------------|---------|---------|--|
| AKCE                    |                                | STAVEBNÍ ÚPRAVY BYTOVÉHO DOMU    |         |         |  |
|                         |                                | Františka Krížka 461/11, Praha 7 |         |         |  |
| INVESTOR                | SVU Fr. Krížka                 | Františka Krížka 461/11, Praha 7 | Č.ZAK.  | 791     |  |
|                         |                                |                                  | STUPEŇ  | DPS     |  |
| VEDOUcí PROJEKTANT      | ATELIER P.H.A. spol. s r.o.    |                                  | MĚŘÍTKO | 1:500   |  |
|                         | Ing. Arch. O. Gottemayer       |                                  | DATUM   | 05/2013 |  |
| HLAVNí INŽENÝR PROJEKTU | Gobětíkova 15, Praha 8, 182 00 | FORMÁT                           | A4      |         |  |
|                         | Ing. Tomáš Hromádka            | REVIZE                           | —       |         |  |
| VYPRACOVAL              | Ing. Jiří Vondásek             |                                  |         |         |  |
| VÝKRES                  | D.1.4.b Plynová zařízení       |                                  |         | Č.v.    |  |
| SITUACE – PLYNOVOD      |                                |                                  |         | 02      |  |