


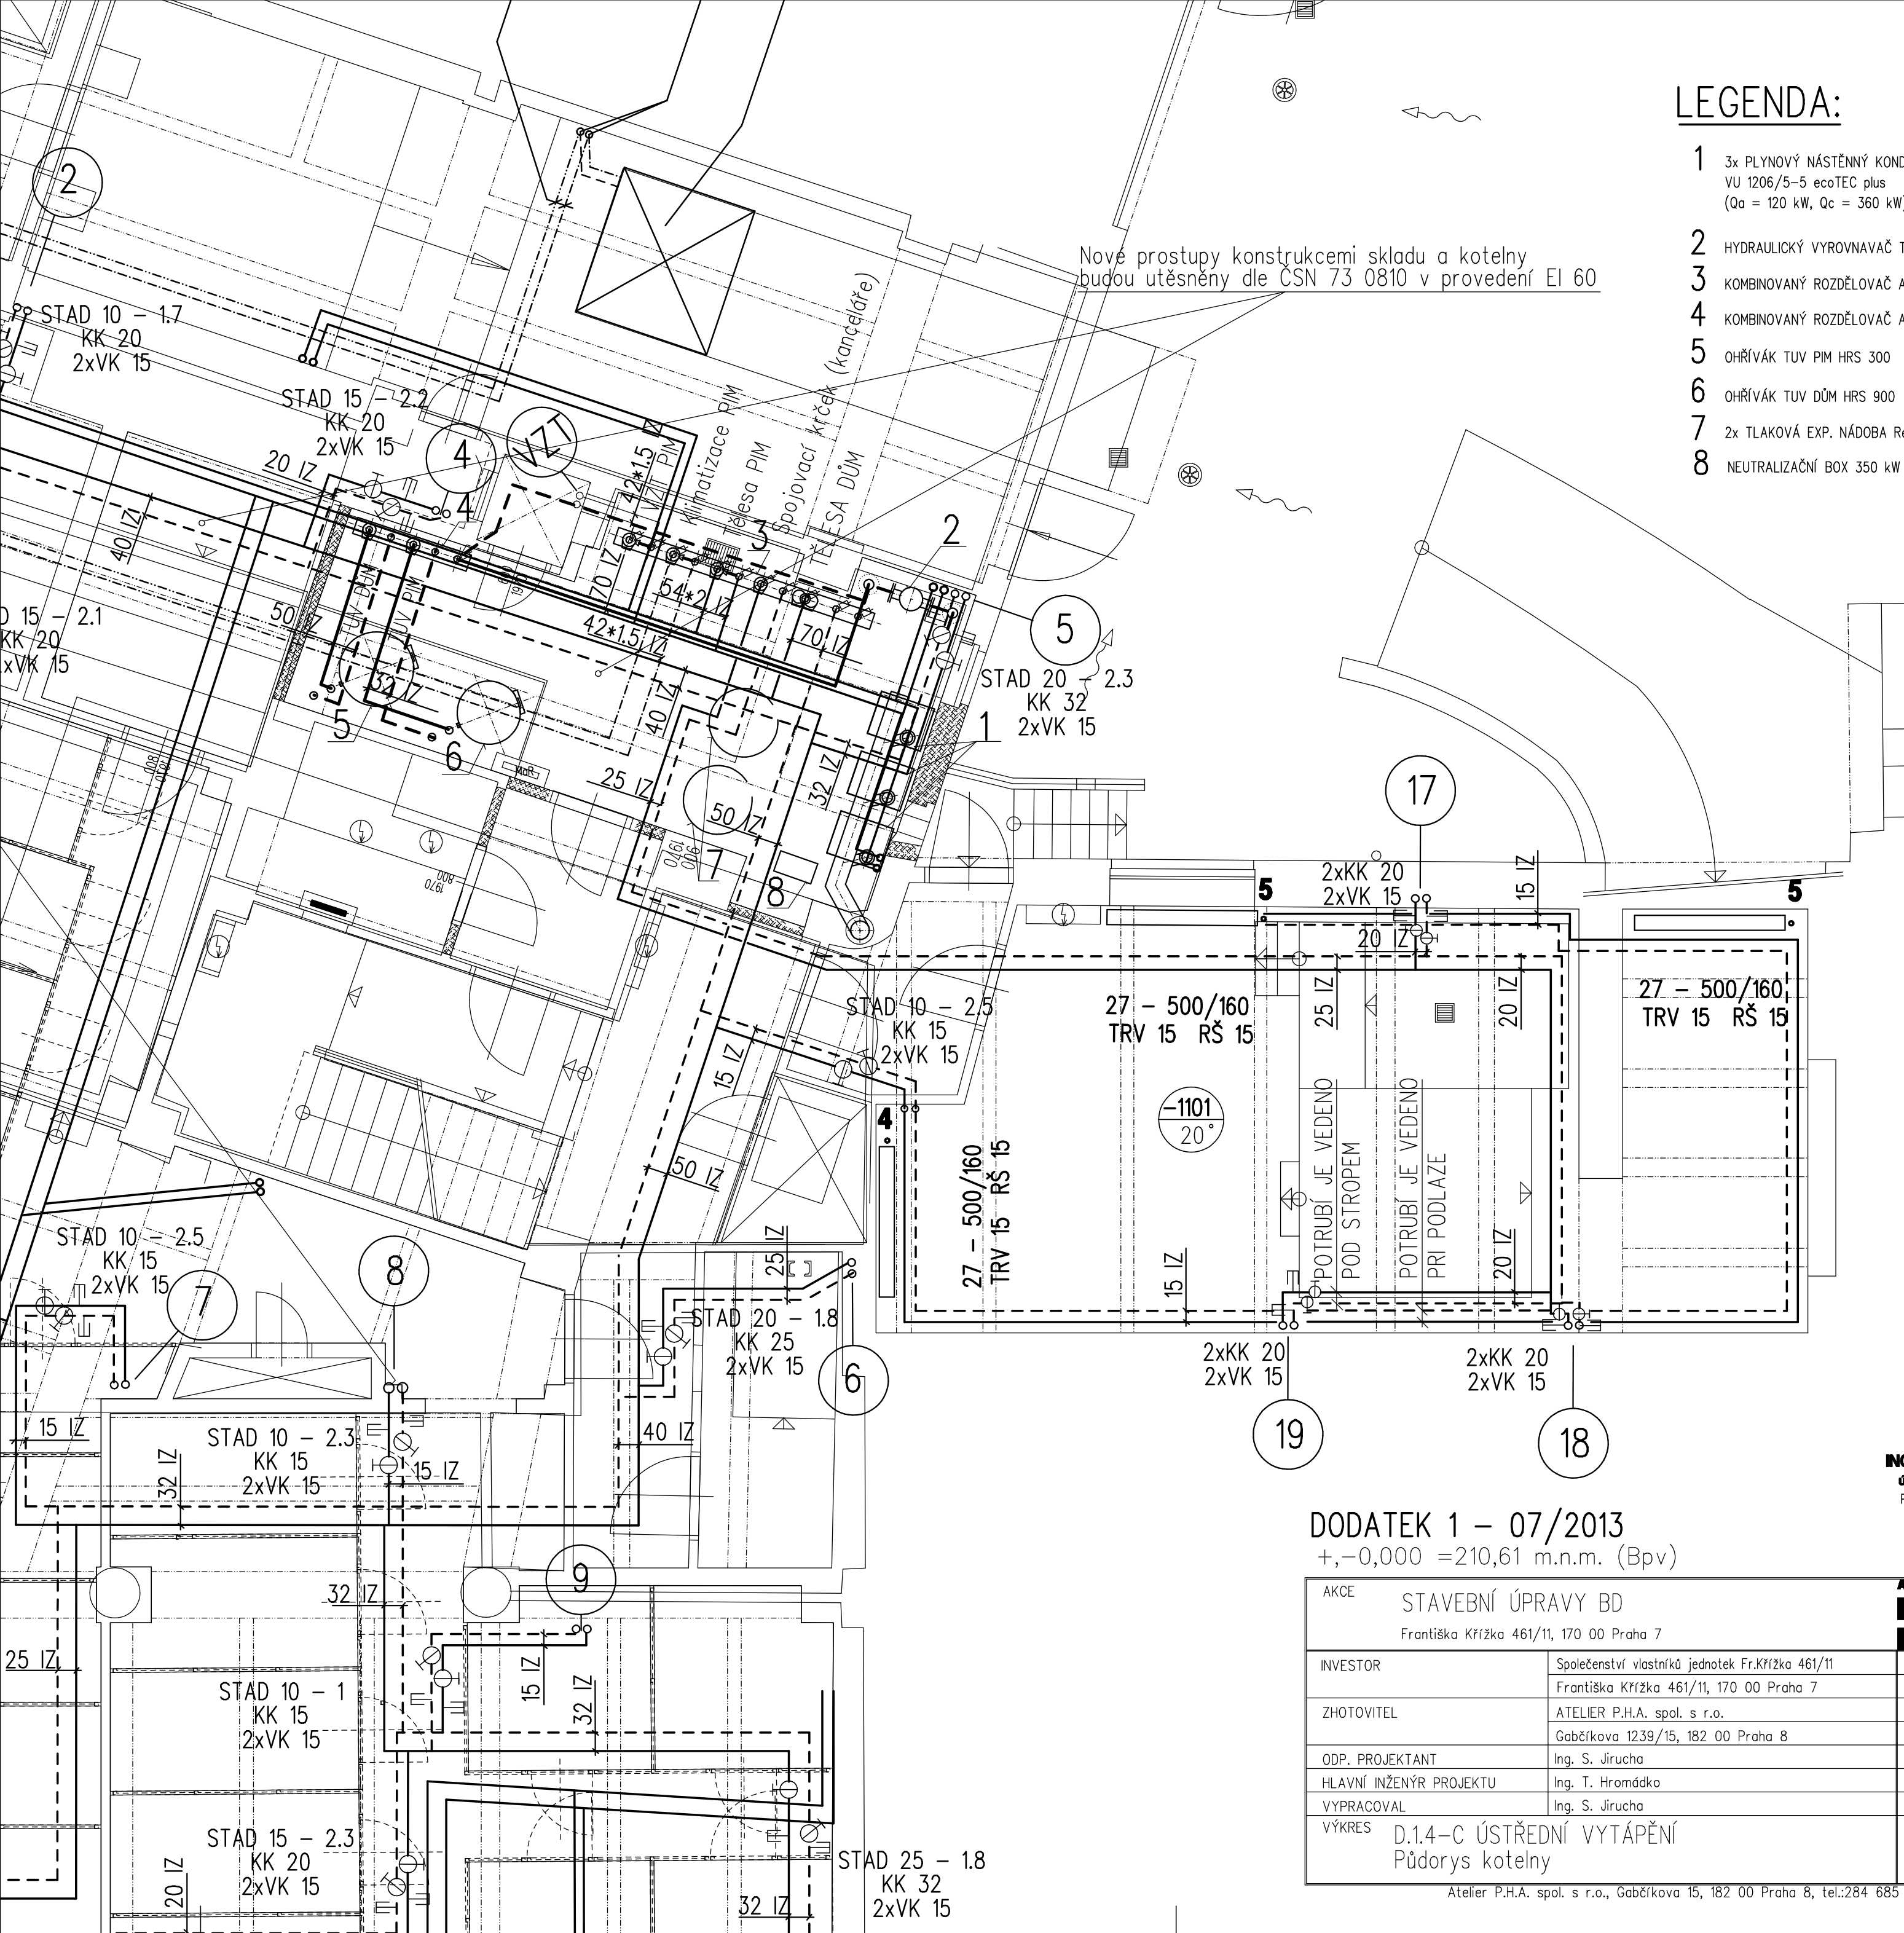

LEGENDA:

- 1 3x PLYNOVÝ NÁSTĚNNÝ KONDENZAČNÍ KOTEL Vaillant VU 1206/5-5 ecoTEC plus (Qa = 120 kW, Qc = 360 kW)
- 2 HYDRAULICKÝ VYROVNAVAČ TLAKU HVDT (m = 30 m3/hod)
- 3 KOMBINOVANÝ ROZDĚLOVAČ A SBĚRAČ
- 4 KOMBINOVANÝ ROZDĚLOVAČ A SBĚRAČ TUV
- 5 OHŘÍVÁK TUV PIM HRS 300
- 6 OHŘÍVÁK TUV DŮM HRS 900
- 7 2x TLAKOVÁ EXP. NÁDOBA Reflex G 500/6
- 8 NEUTRALIZAČNÍ BOX 350 kW

DODATEK 1 – 07/2013

+, -0,000 = 210,61 m.n.m. (Bpv)

ING. STANISLAV JIRUCHA  
ústřední vytápění - projekce  
Petrohradská 37, Praha 10  
tel.: 267316519  
tel.: 565396341  
mobil: 603 265 695  
e-mail: jirucha@iol.cz

|                                                                    |                                                                                             |         |         |
|--------------------------------------------------------------------|---------------------------------------------------------------------------------------------|---------|---------|
| AKCE STAVEBNÍ ÚPRAVY BD<br>Františka Křížka 461/11, 170 00 Praha 7 |                                                                                             |         |         |
| INVESTOR                                                           | Společenství vlastníků jednotek Fr.Křížka 461/11<br>Františka Křížka 461/11, 170 00 Praha 7 | Č.ZAK.  | 846     |
| ZHOTOVITEL                                                         | ATELIER P.H.A. spol. s r.o.<br>Gabčíkova 1239/15, 182 00 Praha 8                            | STUPEŇ  | DPS     |
| ODP. PROJEKTANT                                                    | Ing. S. Jirucha                                                                             | MĚŘÍTKO | 1:50    |
| HLAVNÍ INŽENÝR PROJEKTU                                            | Ing. T. Hromádka                                                                            | DATUM   | 04/2013 |
| VYPRACOVAL                                                         | Ing. S. Jirucha                                                                             | FORMÁT  |         |
| VÝKRES                                                             | D.1.4-C ÚSTŘEDNÍ VYTÁPĚNÍ<br>Půdorys kotelny                                                | ČÁST    |         |
|                                                                    |                                                                                             | PARÉ Č. | Č.V.    |
|                                                                    |                                                                                             |         | 2       |

Atelier P.H.A. spol. s r.o., Gabčíkova 15, 182 00 Praha 8, tel.:284 685 882, www.p-h-a.cz