


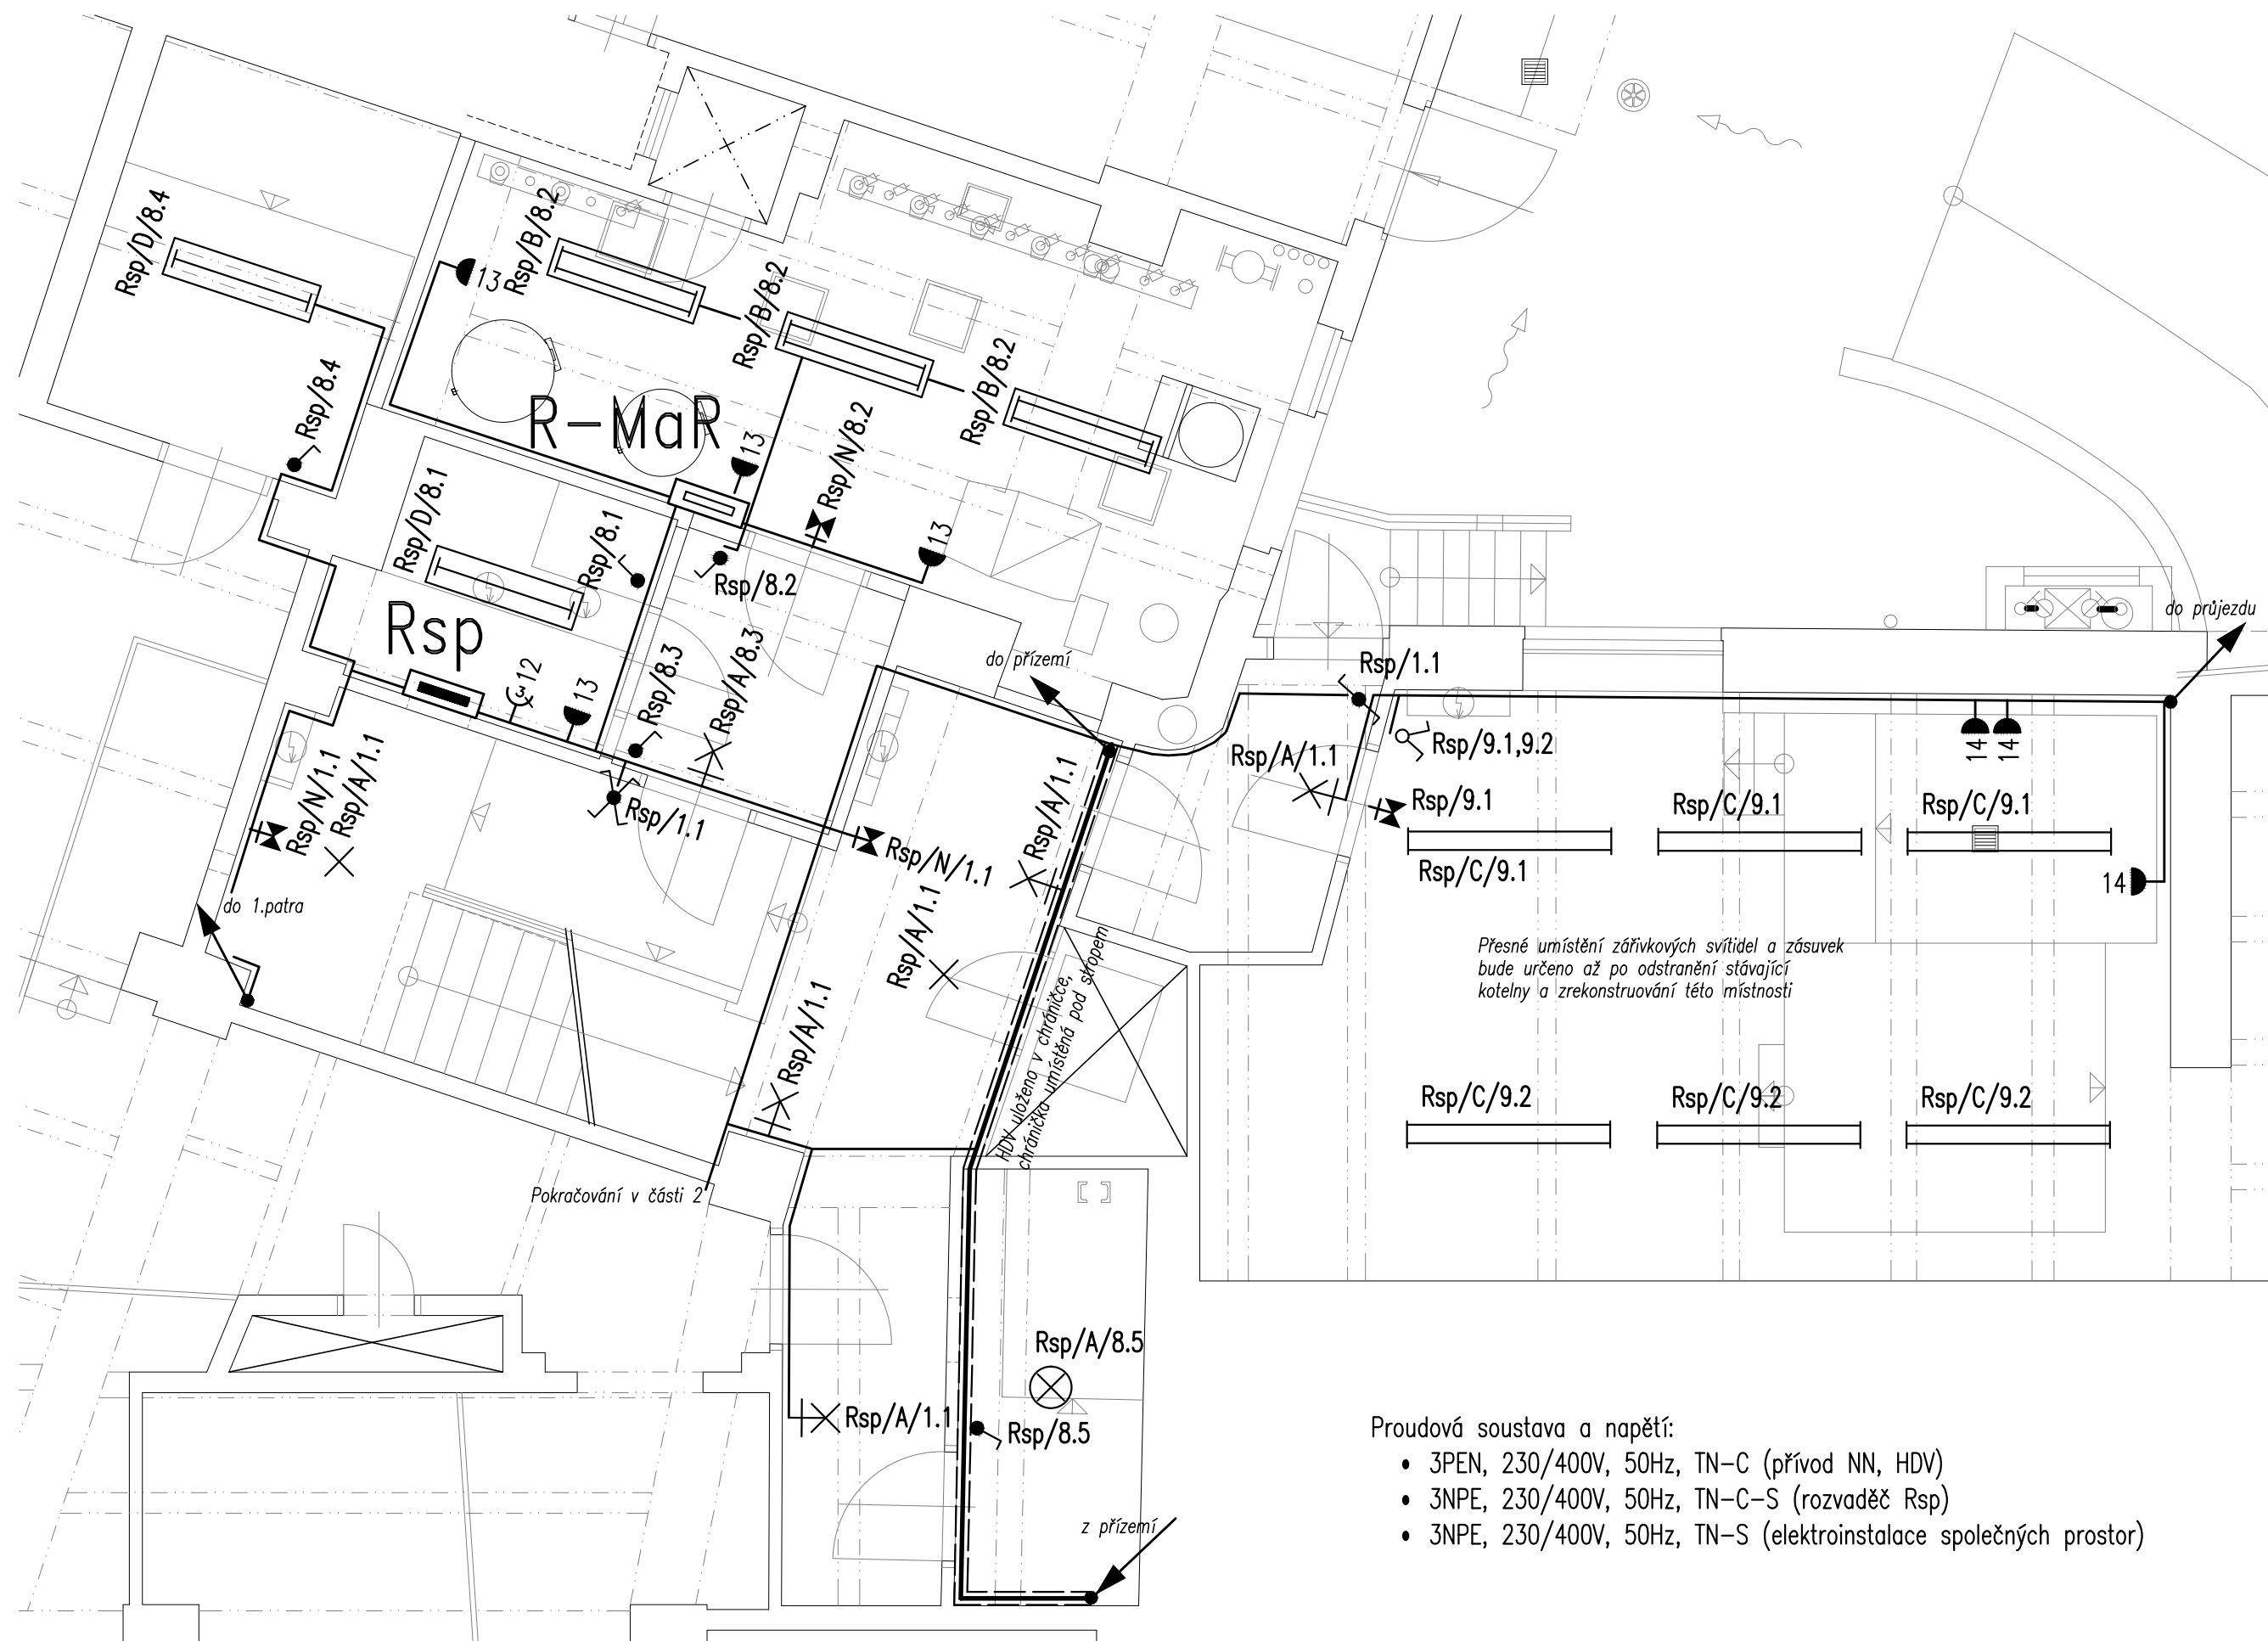

Proudová soustava a napětí:

- 3PEN, 230/400V, 50Hz, TN-C (přívod NN, HDV)
- 3NPE, 230/400V, 50Hz, TN-C-S (rozvaděč Rsp)
- 3NPE, 230/400V, 50Hz, TN-S (elektroinstalace společných prostor)

AKCE: Stavební úpravy BD Fr. Křížka 461/11, Praha 7	VÝKRES: Půdorys 1.PP – část 1	MĚŘÍTKO: 1:50	DATUM: 10. května 2013 VYPRACOVAL: Josef Hrtus
--	-------------------------------	---------------	---