



3.NP

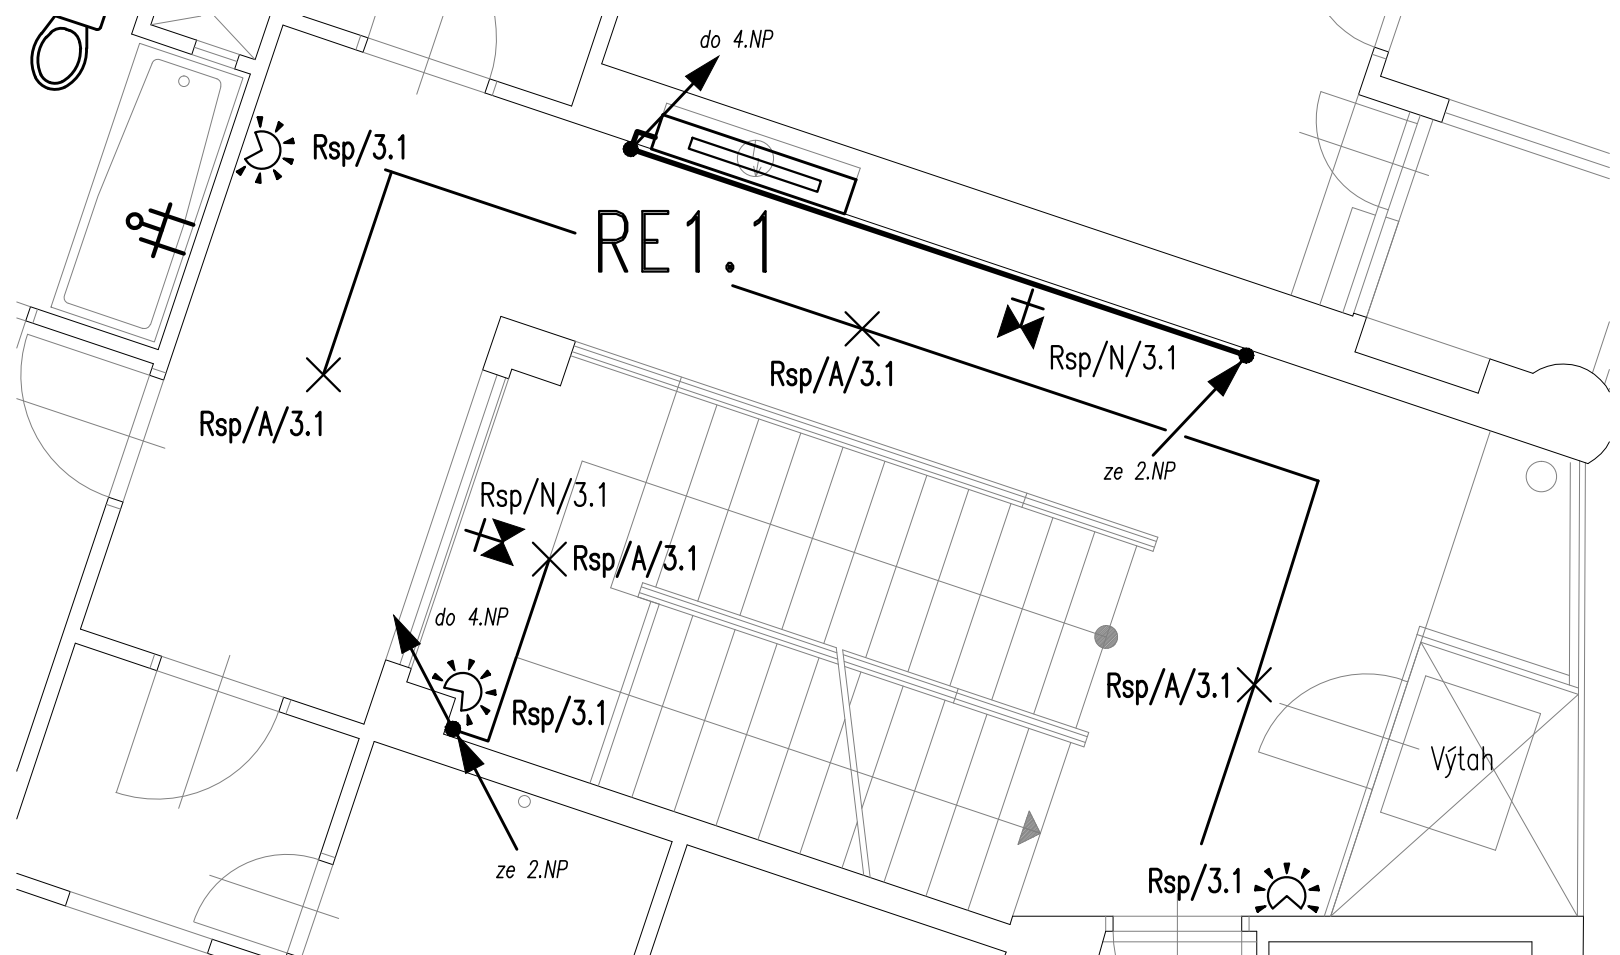

4.NP

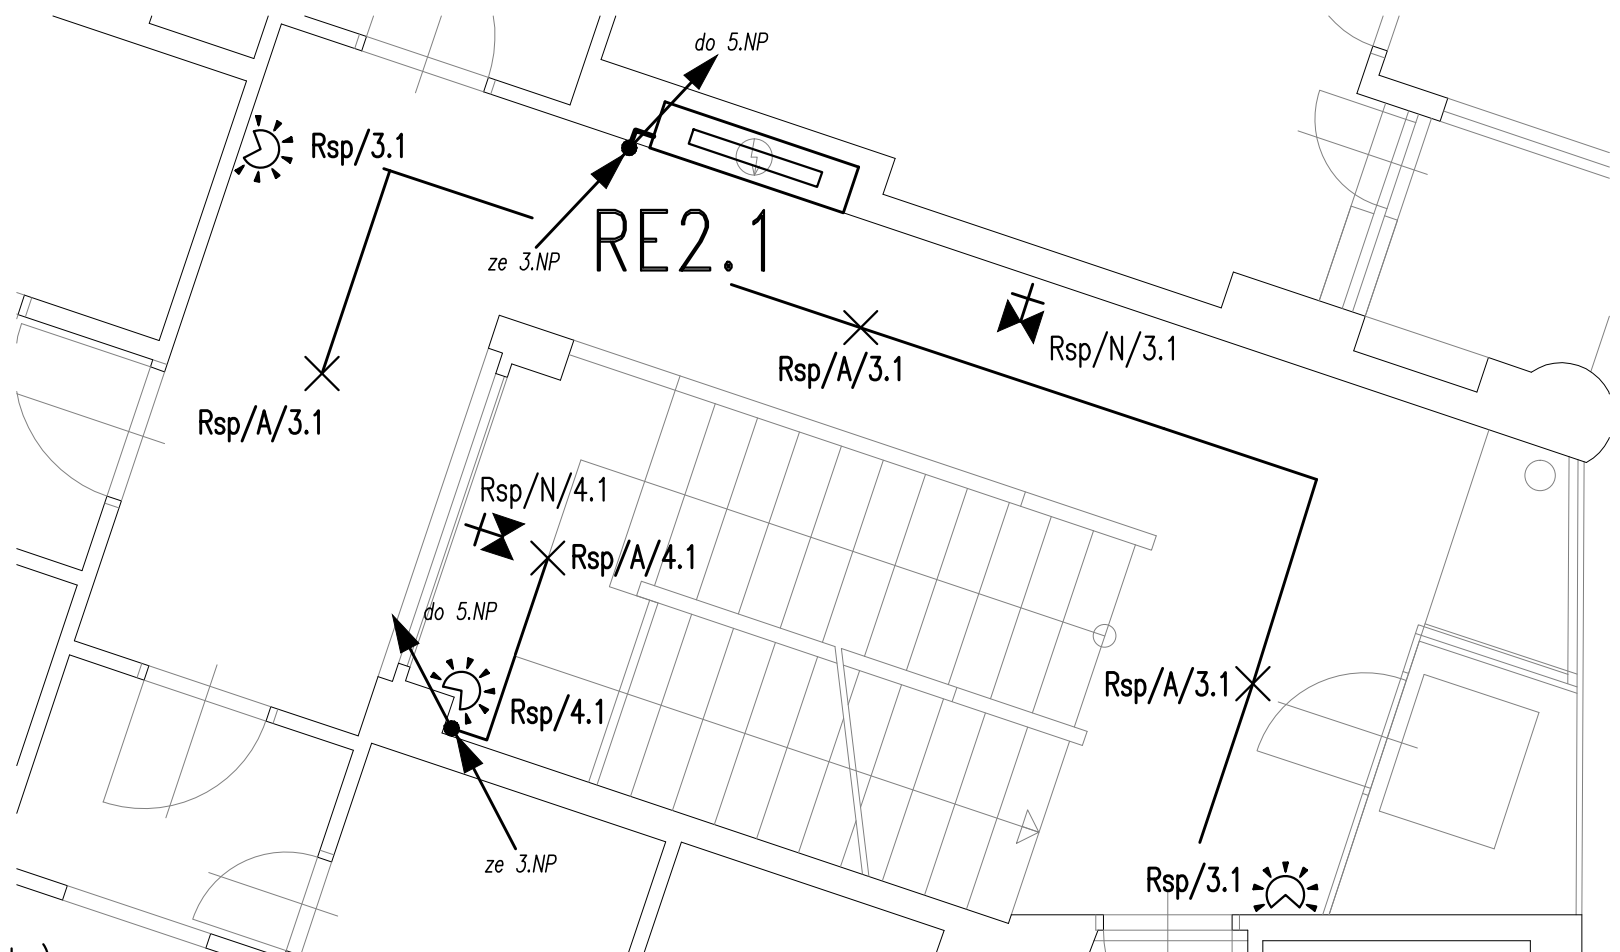

Proudová soustava a napětí:

- 3PEN, 230/400V, 50Hz, TN-C (přívod NN, HDV)
- 3NPE, 230/400V, 50Hz, TN-C-S (rozvaděč Rsp)
- 3NPE, 230/400V, 50Hz, TN-S (elektroinstalace společných prostor)

AKCE: Stavební úpravy BD
Fr. Křížka 461/11, Praha 7

VÝKRES: Půdorys 3.NP a 4.NP

MĚŘÍTKO: 1:50

DATUM: 10. května 2013
VYPRACOVAL: Josef Hrtus